


**ЭКСПЛИКАЦИЯ ПОМЕЩЕНИЙ**

НОМЕР ПОМЕЩЕНИЯ	НАИМЕНОВАНИЕ	ПЛОЩАДЬ М2
1а	ТАМБУР	8.5
2	ЛЕСТНИЧНАЯ КЛЕТКА №1	16.8
3	ЛИФТОВОЙ ХОЛЛ	11.6
7	КОРИДОР	36.9
8	КОРИДОР	72.8
9	ЖИЛАЯ КОМНАТА	157.4
10	ГОСТИНАЯ	70.8
11	КУХНЯ	15.3
11а	КУХНЯ-ШИША	16.7
11	КУХНЯ-СТОЛОВАЯ	28.5
12	СВМЕЩЕННЫЙ САУЗЕЛ	10.2
13	ТУАЛЕТ	9.0
14	ВАННАЯ КОМНАТА	18.4
15	ЛОДЖИЯ	126.9
16	ЛОДЖИЯ-ПЕРЕХОД	8.6
19	ГАРДЕРОБ	2.5

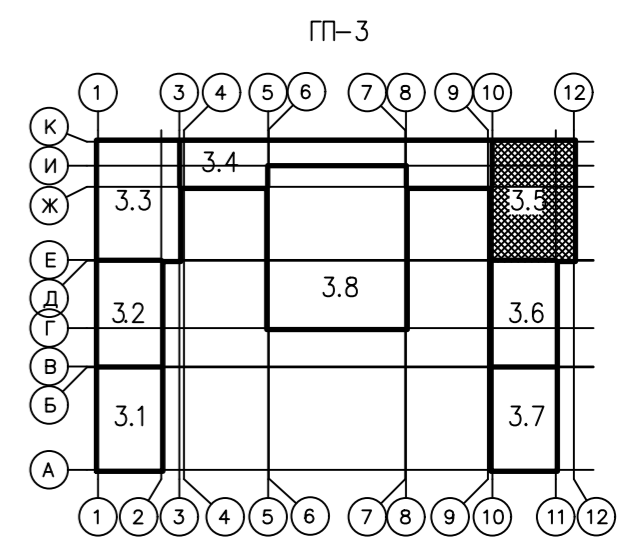

**Примечание:**

В каждую квартиру от этажного щита к квартирному щитку электропроводка прокладывается в ПВХ трубе диаметром 32мм. После прокладки труба покрывается слоем бетона.

Групповая сеть квартир выполняется кабелями марки ВВГнг(А)-LS, прокладываемыми в ПВХ трубах диаметром 20мм и 32мм (эл. планка):

- горизонтальные участки скрыто в монолитных перекрытиях и перегородках;
- Горизонтальные участки электросетей, прокладываемые в полу до устройства стяжки, разместить на расстоянии 100мм от стены.
- вертикальные участки в бороздах гипсовых перегородок с последующей заделкой штукатуркой;
- к светильникам – по монолитным плитам перекрытия вышележащего этажа.

Сечение электропроводки освещения – 1,5мм<sup>2</sup>, – розеточной сети – 2,5мм<sup>2</sup>, – для электроплиты – 6мм<sup>2</sup>.

<b>Исполнительная схема № 85</b>				
Многоэтажные жилые дома с объектами инфраструктуры в границах улиц Береговая, Республиканец в г. Т.				
Жилой дом ПП-3.				
Изм.	Кол. уч.	Лист	№ док.	Подп.
				Шарафутдинов
				09.19
Секция 3.5			Стадия	Лист
План 18 этажа.				
			ИП Шарафутдинов Р.Г.	

Изм. № подл. Подп. и дата. Взам. инв. №