
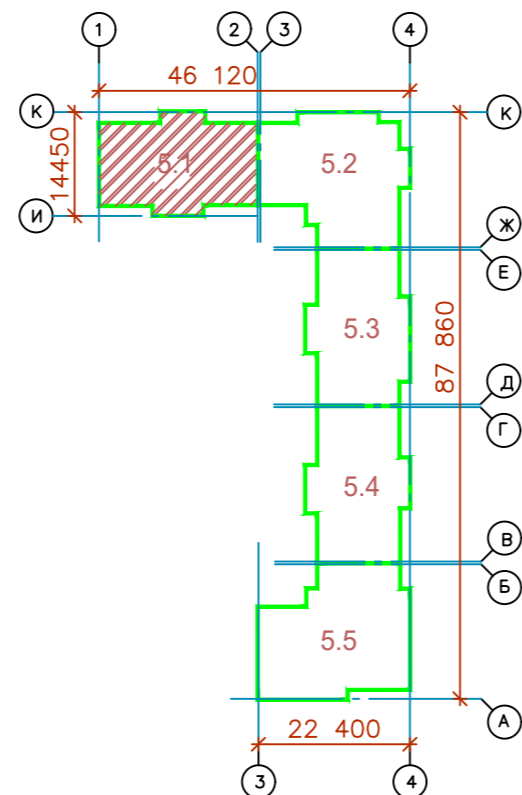


Согласовано

ИНВ. № подл. Подп. и дат. Взам. инв. №

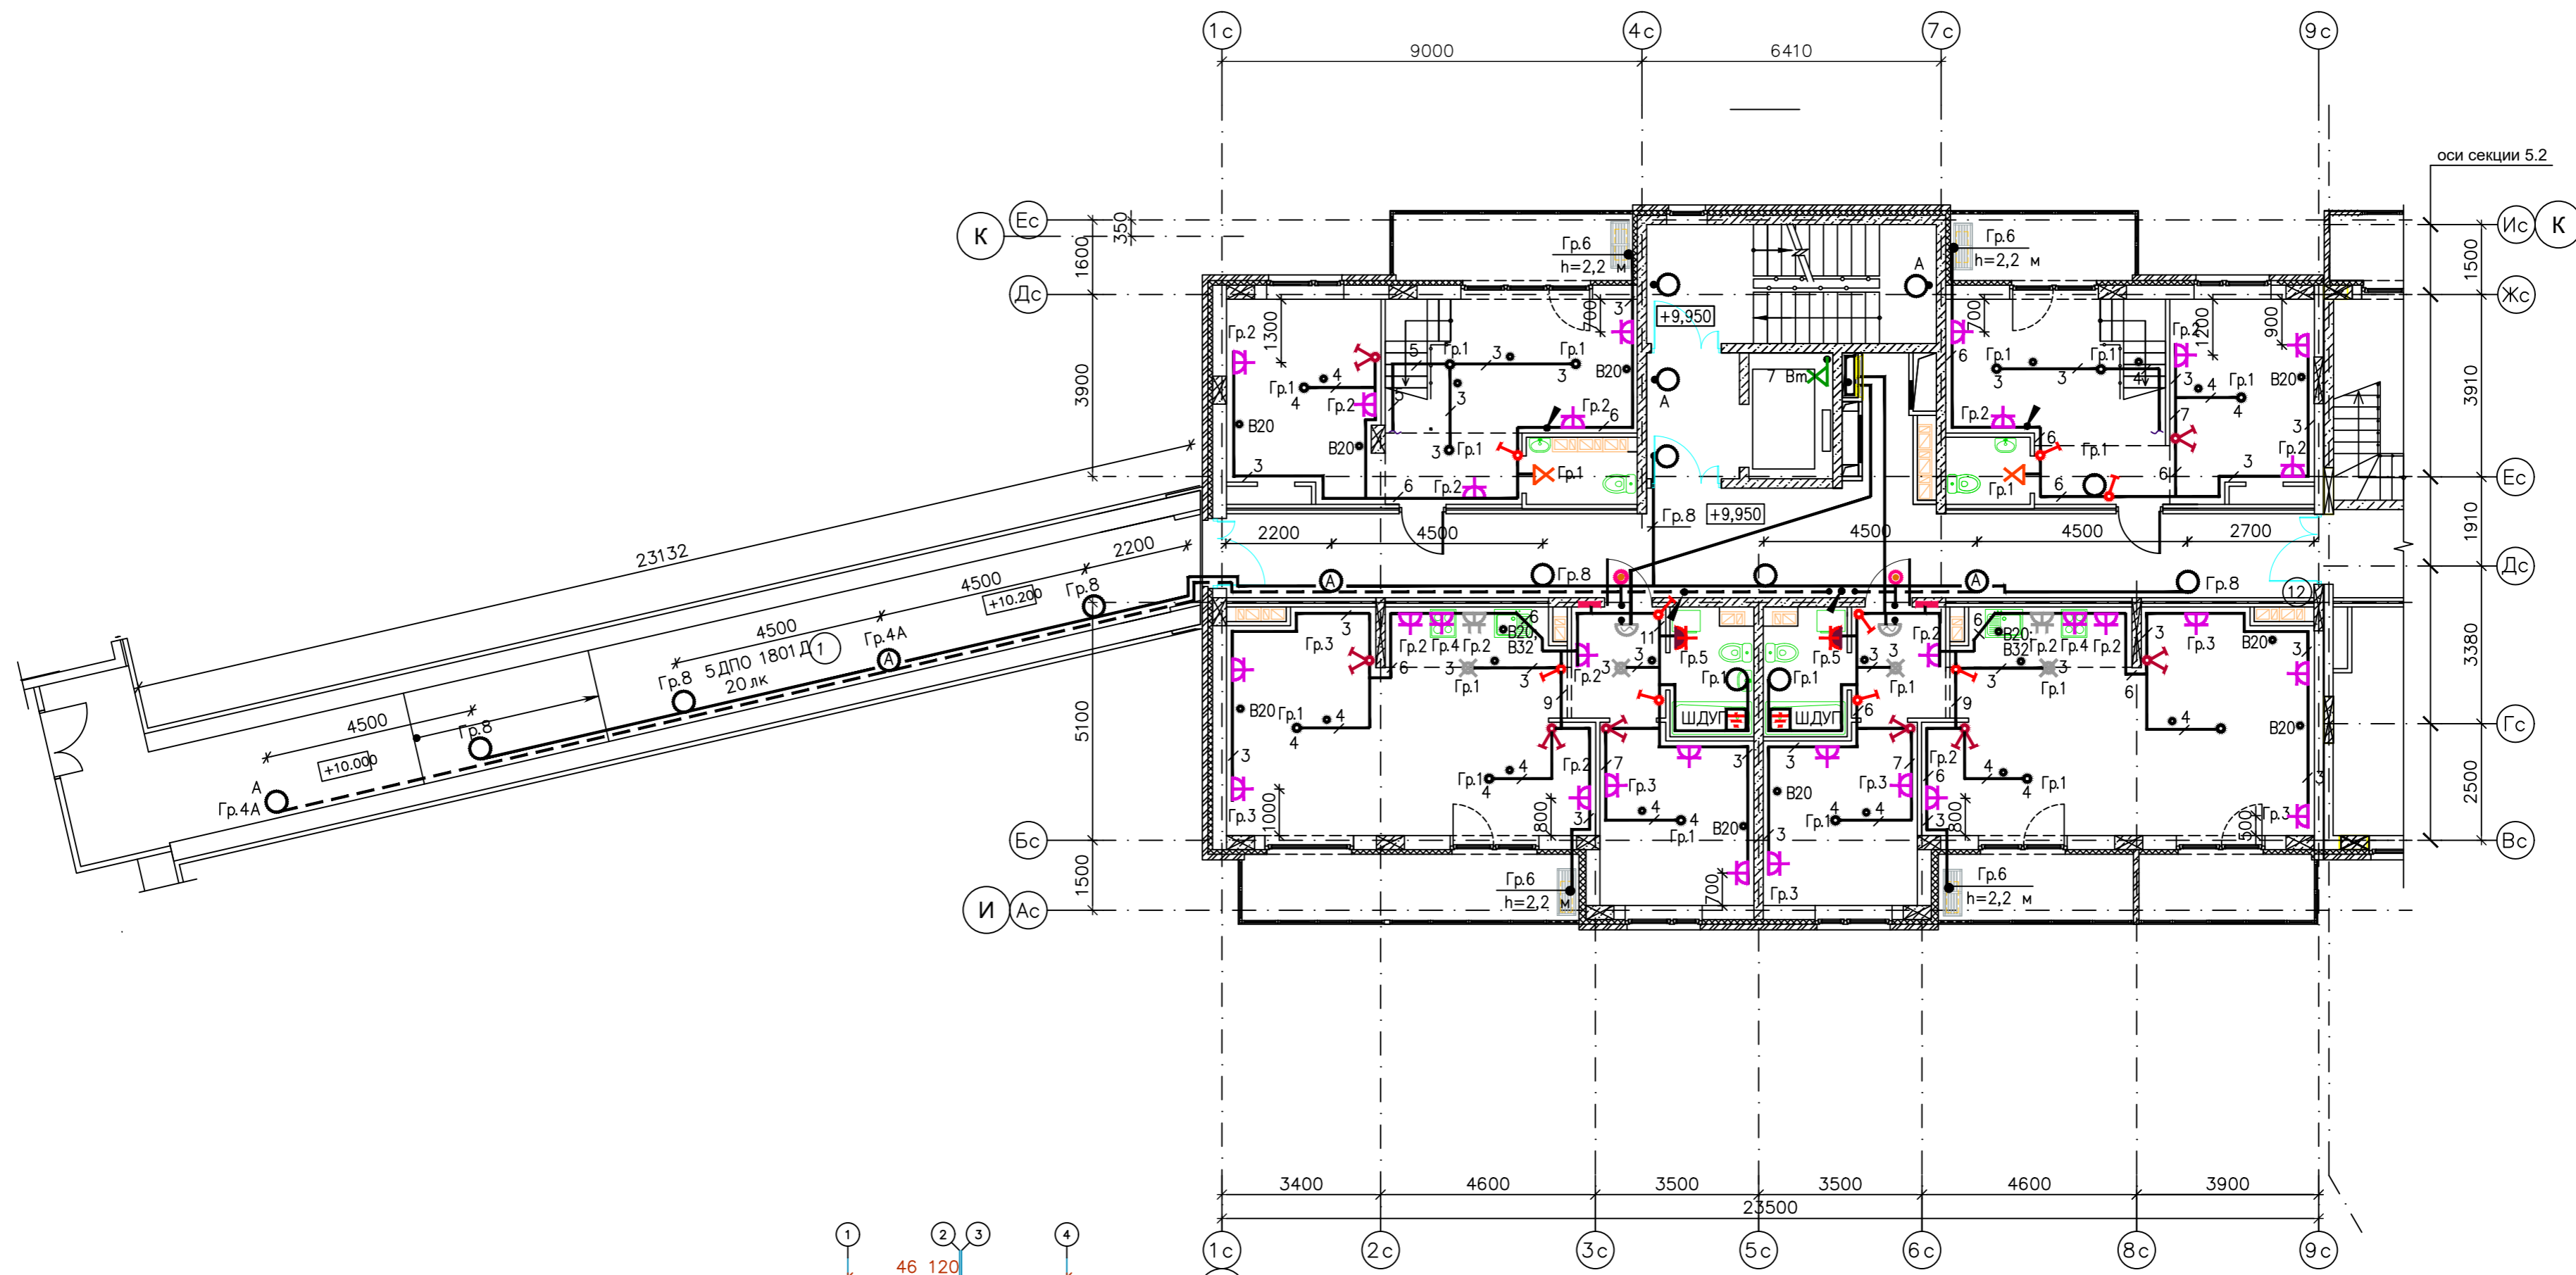

Примечание:

Линии питания от этажных щитов до квартирных щитков, устанавливаемых внутри квартир выполняются кабелем марки ВВГнг(А)-LS сеч. 3x10, проложенным в ПВХ трубе диаметром 32 в полу. После прокладки труба заливается бетоном.

- — электропроводка, прокладываемая в ПВХ трубах в монолитных перекрытиях в полу вышележащего этажа (для светильников)
- В20 — электропроводка, прокладываемая в ПВХ трубах в полу до устройства стяжки на расстоянии 100 мм от стены

Исполнительная схема №6					
Многоэтажные жилые дома с объектами инфраструктуры в границах улиц Береговая, Республиканец в г. Тюмени					
Жилой дом ГП-5					
Изм.	Код	Лист	№ док.	Подп.	Дата
Разраб.		Шарафутдинов	6		09.19.
Секция 5.1				Стадия	Лист
План 4 этажа в осях 1-12				Листов	
				И.П. Шарафутдинов Р.П.	