


Схема блокировки секций П-3

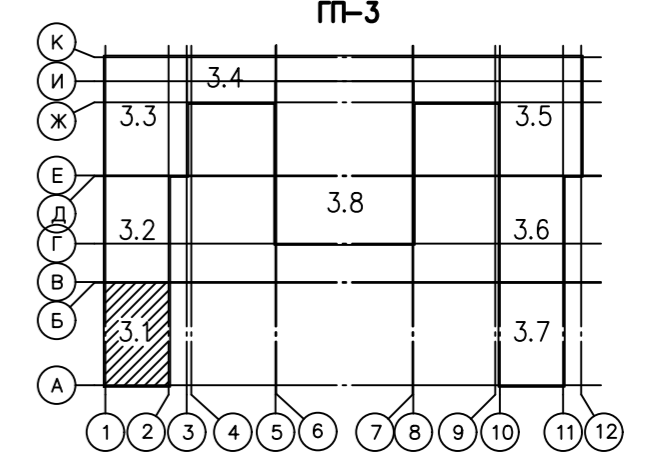

Примечание:

Линии питания от этажных щитов до квартирных щитков, устанавливаемых внутри помещений, выполнены кабелем марки ВВГнг(А)-LS сеч. 3x10, проложенным в ПВХ трубе диаметром 20 мм в полу.

- электропроводка, прокладываемая в ПВХ трубах в монолитных перекрытиях в полу вышележащего этажа (для светильников)
- B20 — электропроводка, прокладываемая в ПВХ трубах в полу до устройства стяжки на расстоянии 100 мм от стены

Согласовано	
Изм. № подл.	Изм. инв. №
Подп. и дата	Взам. инв. №

Исполнительная схема № 7					
Многоэтажные жилые дома с объектами инфраструктуры в границах улиц Береговая, Республиканец в г. Т.					
Жилой дом П-3					
Изм.	Код уч.	Лист	№ док.	Подп.	Дата
Разраб.	Шарафутдинов				09.19г.
Секция 3.1				Стадия	Лист
План 5 – 7 этажа				ИП Шарафутдинов Р.П.	