


Схема блокировки секций

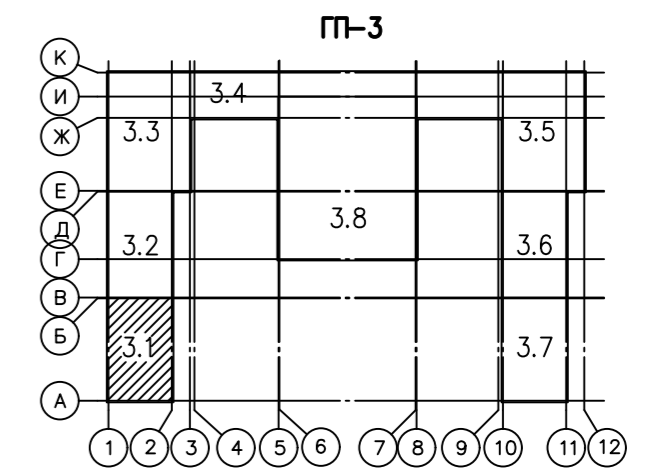

Примечание:

Линии питания от этажных щитов до квартирных щитков, устанавливаемых внутри квартир, выполняются кабелем марки ВВГнг(А)-LS сеч. 3x10, проложенным в ПВХ трубе диаметром 20 мм в полу. После прокладки труба заливается бетоном.

- — электропроводка, прокладываемая в ПВХ трубах в монолитных перекрытиях в полу вышележащего этажа (для светильников)
- B20 — электропроводка, прокладываемая в ПВХ трубах в полу до устройства стяжки на расстоянии 100 мм от стены

Согласовано	Исполнитель
Изм.	Дата
И/в. № подл.	Взам. инв. №
Подпись	Дата

Исполнительная схема №10					
Многоэтажные жилые дома с объектами инфраструктуры в границах улиц Береговая, Республиканец в г. Т.					
Жилой дом ГП-3					
Изм.	Код. уч.	Лист	№ док.	Подп.	Дата
Разраб.	Шарафутдинов				09.19г.
Секция 3.1				Стадия	Лист
План 8 этажа в осях А-В				П. Шарфутдинов Р.П.	