


Схема блокировки секций

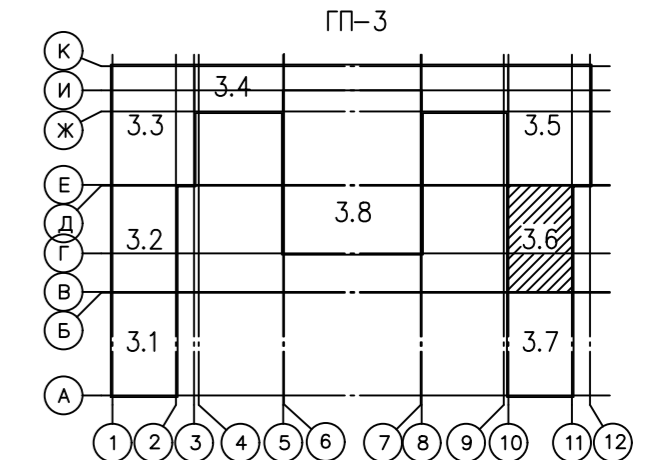

Примечание:
 Линии питания от этажных щитов до квартирных щитков, устанавливаемых внутри квартир, выполняются кабелем марки ВВГнг(А)-LS сеч. 3x10, проложенным в ПВХ трубе диаметром 32 мм в полу. После прокладки труба заливается бетоном.

- электропроводка, прокладываемая в ПВХ трубах в монолитных перекрытиях в полу вышележащего этажа (для светильников)
- В20 — электропроводка, прокладываемая в ПВХ трубах в полу до устройства стяжки на расстоянии 100 мм от стены

Исполнительная схема № 93				
Многоэтажные жилые дома с объектами инфраструктуры в границах улиц Береговая, Республиканец в г. Т. Жилой дом ГП-3				
Изм.	Код уч.	Лист	№ док.	Подп.
Разраб.	Шарафутдинов	6	09.19	
Секция 3.6			Стадия	Лист
План 2 этажа в осях В-Д			ИП Шарфутдинов	Р.

Согласовано
 Инв. N подл. Подр. и дата Взам. инв. N
 Гр.1